


LEGENDA	
	Quadro di distribuzione (potenza)
	Rivelatore automatico di incendio in controsoffitto (simbolo del tipo di rivelatore: F=fumo C=calore)
	Impianto automatico di rivelazione incendio (simbolo del tipo di rivelatore: F=fumo C=calore)
	Pulsante manuale allarme incendio conforme EN 54-11
	Targa ottico-acustica "ALLARME INCENDIO" tipo autodialantato conforme EN54-3
	Ripetitore acustico di allarme incendio
	Centrale di controllo e segnalazione impianto allarme antincendio [TIPO/ZONE] - conforme EN 54-2 e 54-4
	Evacuatori di fumo e calore ad apertura automatica mediante segnale da centrale di controllo.
	Elettromagneti Porte Tagliafuoco - Dotazione di pulsante di sgancio elettromagnete per chiusura manuale su ogni porta Tagliafuoco

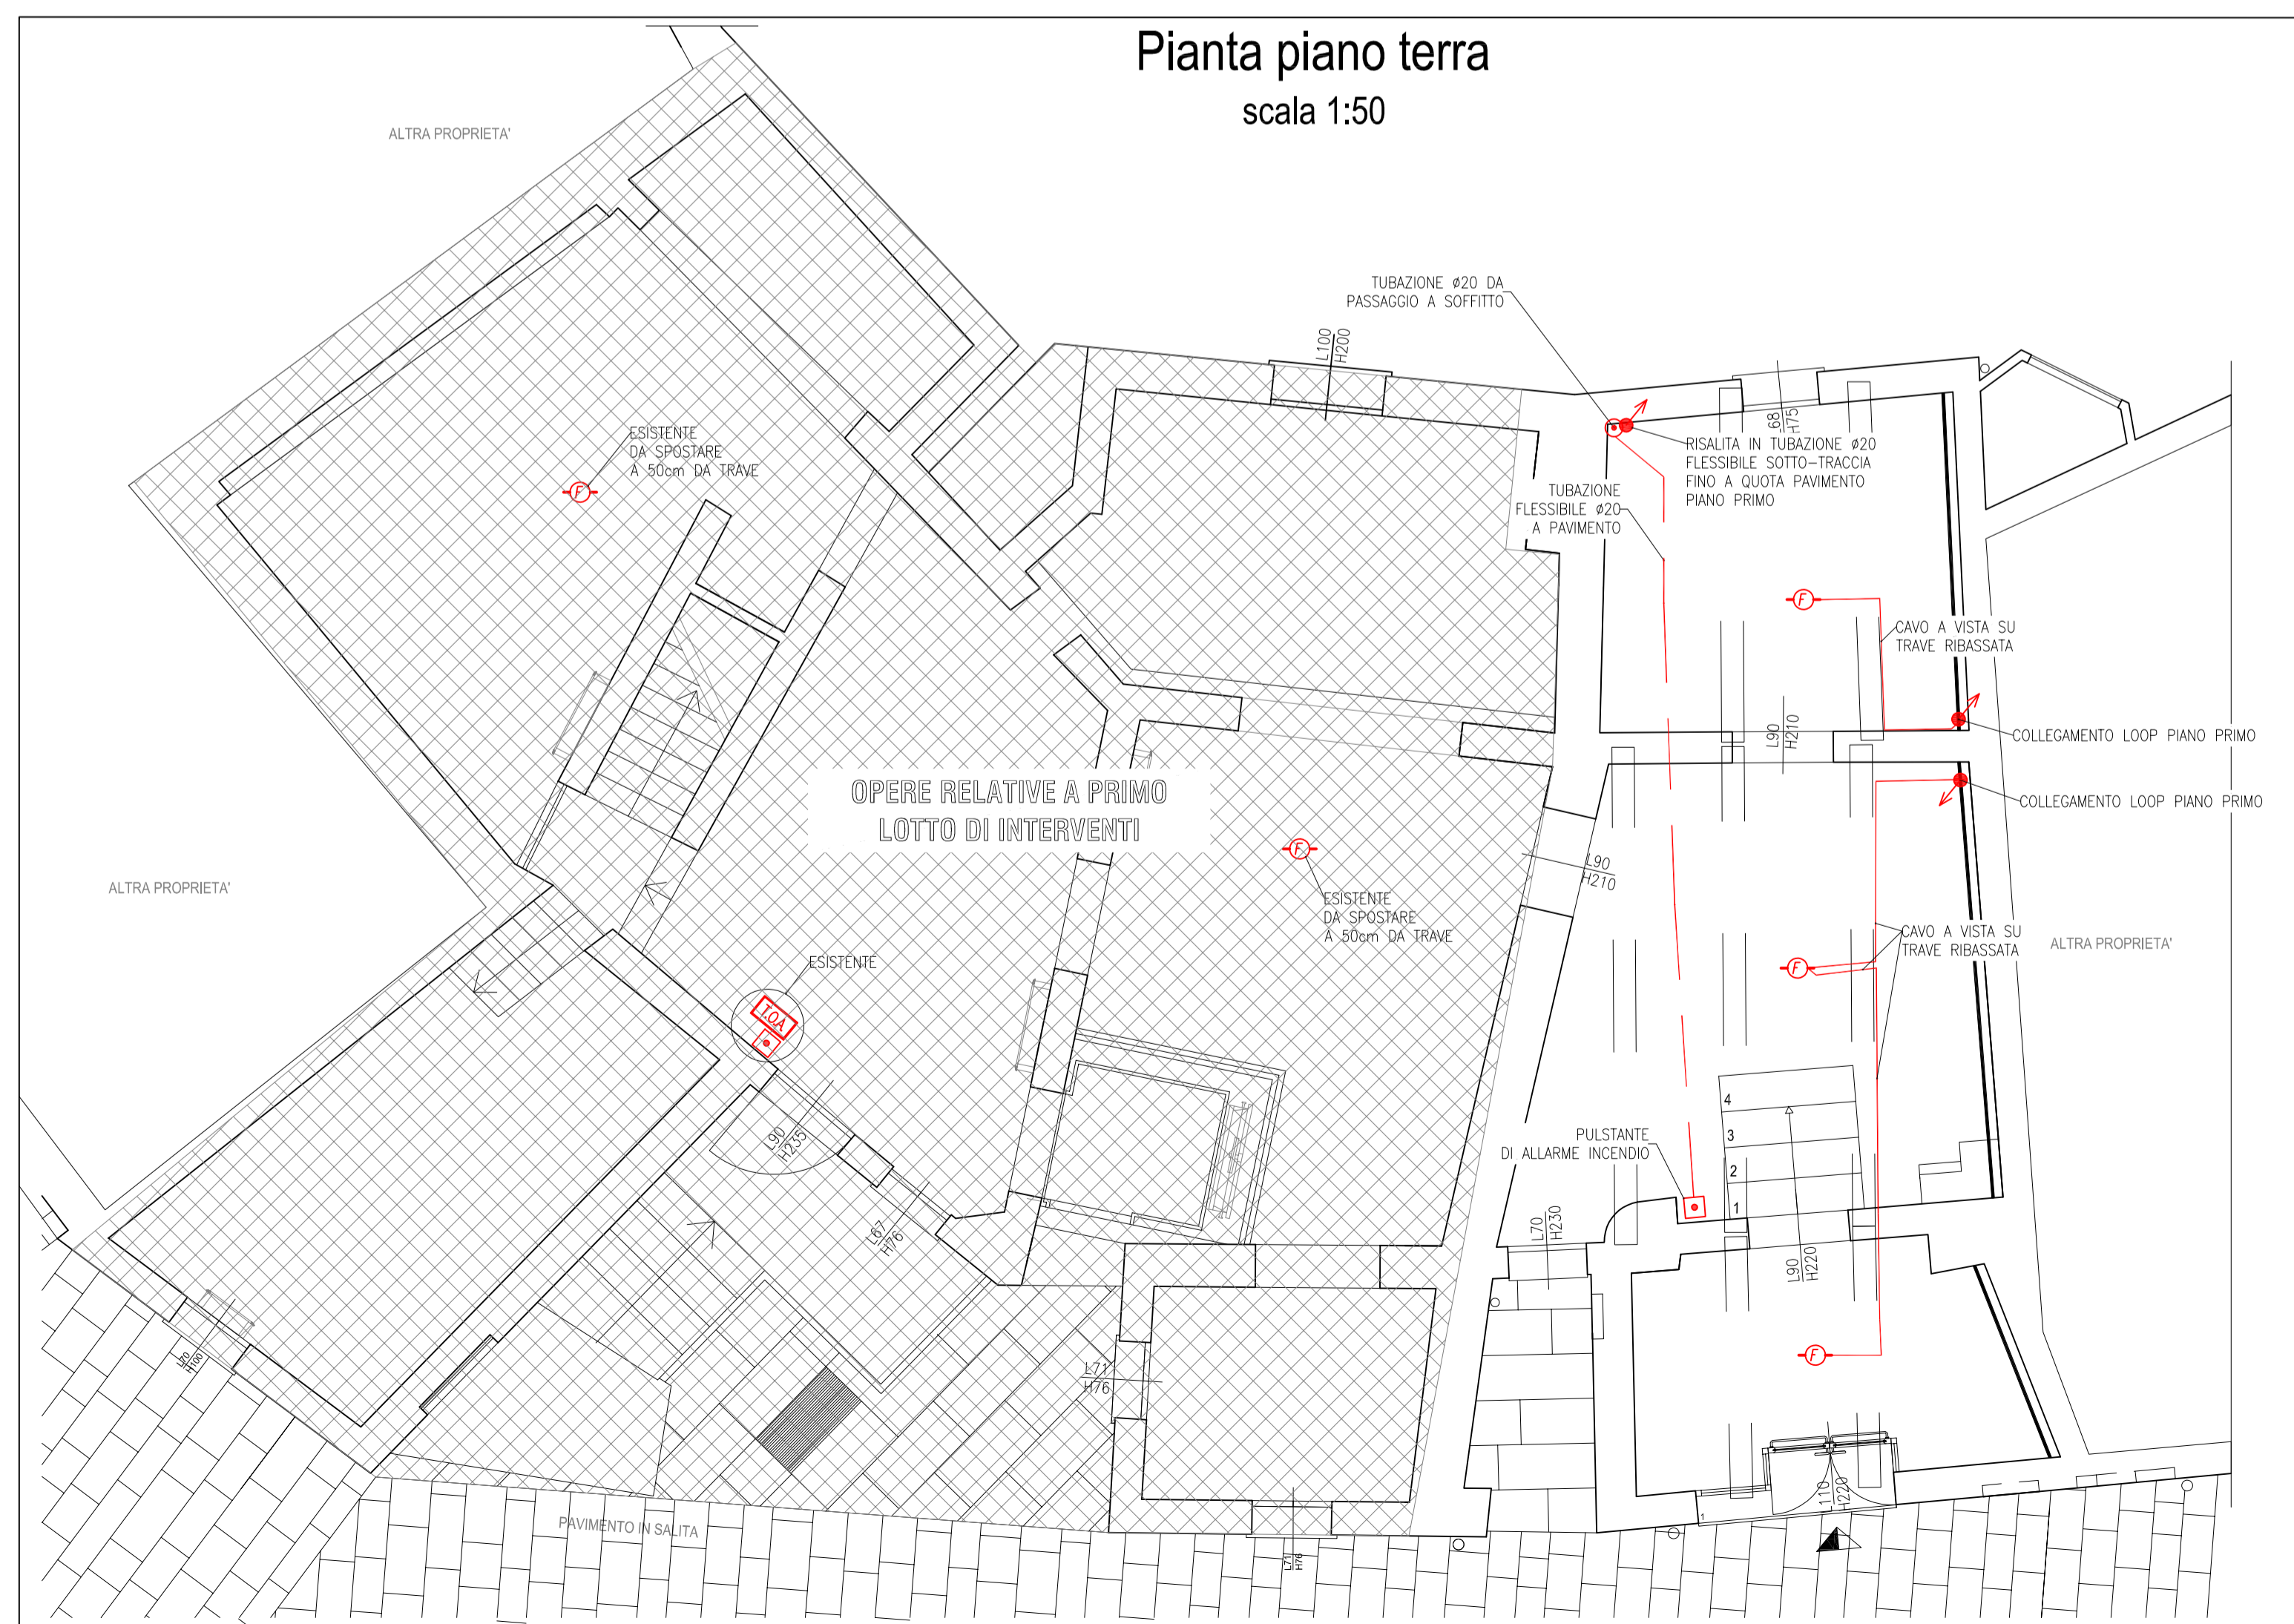


COMUNE DI SANTA MARIA A MONTE
 Piazza della Vittoria, 47 - 56020 Santa Maria a Monte (PI)
 Tel: 0587 261611 - Fax: 0587 705117
 PEC: comune.santamariaamonte@postacert.toscana.it

PROGETTO:
RECUPERO E RIFUNZIONALIZZAZIONE DI EDIFICIO STORICO DA DESTINARSI A MUSEO E COLLEGAMENTO CON PERCORSO ACCESSIBILE ALL' AREA ARCHEOLOGICA DELLA "ROCCA"

LIVELLO DI PROGETTAZIONE:
FATTIBILITA' TECNICO ED ECONOMICA - DEFINITIVO



SERIE:
ELABORATI GRAFICI IMPIANTI ELETTRICI

ELABORATO:
Planimetria impianto rivelazione e segnalazione incendio

CODICE:
EG_IE_03

SCALA:
 1:50

RESPONSABILE PROGETTAZIONE	PROGETTAZIONE ARCHITETTONICA	RESPONSABILE UNICO PROCEDIMENTO
Ing. Roberto Pinelli Via Lungomonte n°218/a Santa Maria a Monte (PI), 56020 Tel. 3397905593 Email: robertopinelli.ingenium@gmail.com Pec: roberto.pinelli@ingpec.eu	Arch. Martino Falchi Via di Santa Lucia Nord n°29 Pontedera (PI), 56025 Tel. 3402278108 Email: martino.falchi@gmail.com Pec: martino.falchi@archiworldpec.it	Ing. Maurizio Iannotta

REV.	DESCRIZIONE	DATA	REDATTO	VERIFICATO	APPROVATO
a	PRIMA EMISSIONE	giugno 2021	Arch. M. Falchi	Ing. R. Pinelli	Ing. M. Iannotta

Nome file: IR_01_01_01