


piano secondo
scala 1:50




Pianta piano primo
scala 1:50

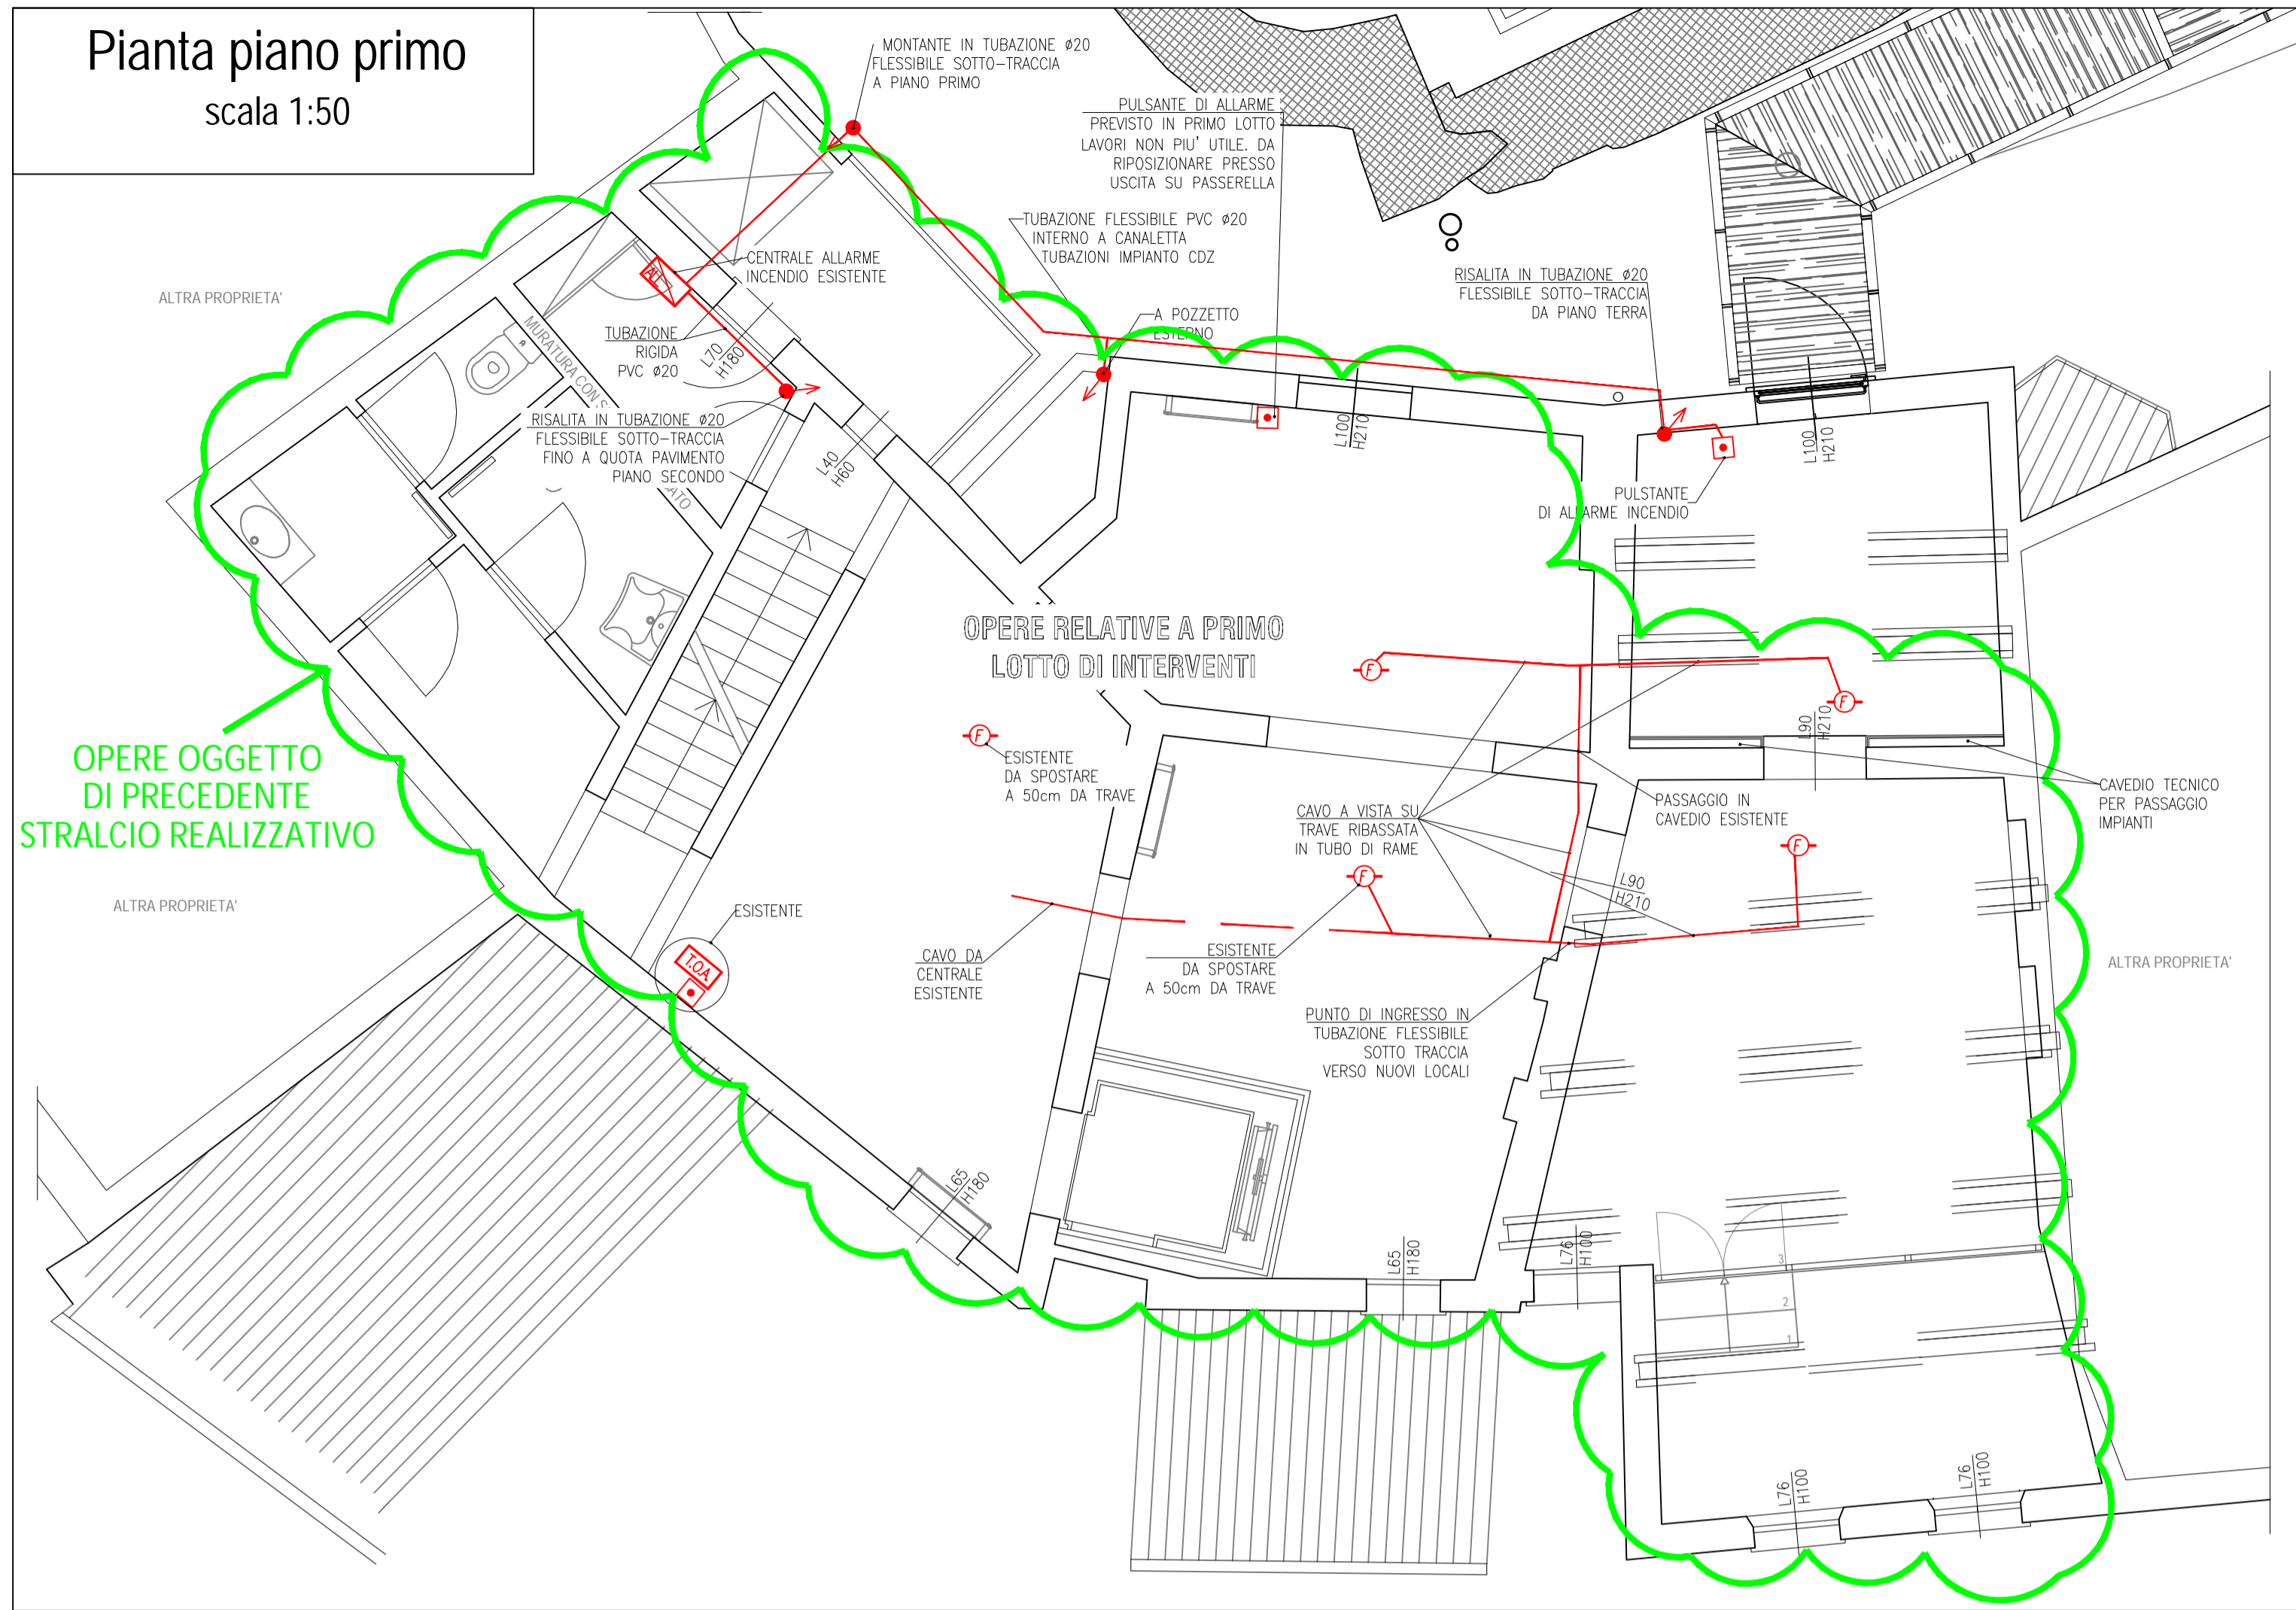


LEGENDA	
	Quadro di distribuzione (potenza)
	Rivelatore automatico di incendio in controsoffitto (simbolo del tipo di rivelatore: F=fumo C=calore)
	Impianto automatico di rivelazione incendio (simbolo del tipo di rivelatore: F=fumo C=calore)
	Pulsante manuale allarme incendio conforme EN 54-11
	Targa ottico-acustica "ALLARME INCENDIO" tipo autoalimentato conforme EN54-3
	Ripetitore acustico di allarme incendio
	Centrale di controllo e segnalazione impianto allarme antincendio [TIPO/ZONE] - conforme EN 54-2 e 54-4
	Evacuatori di fumo e calore ad apertura automatica mediante segnale da centrale di controllo.
	Elettromagneti Porte Taglifuoco - Dotazione di pulsante di sgancio elettromagnetico per chiusura manuale su ogni porta Taglifuoco
	Pozzetto carrabile di distribuzione elettrica di varie dimensioni come in planimetria
	Tubazione interrotta del tipo HD-PE liscia internamente di vari diametri come in planimetria

PARTICOLARE N.1
- TIPOICO INSTALLAZIONE RIVELATORI DI FUMO
PIANO PRIMO - SCALA 1:10

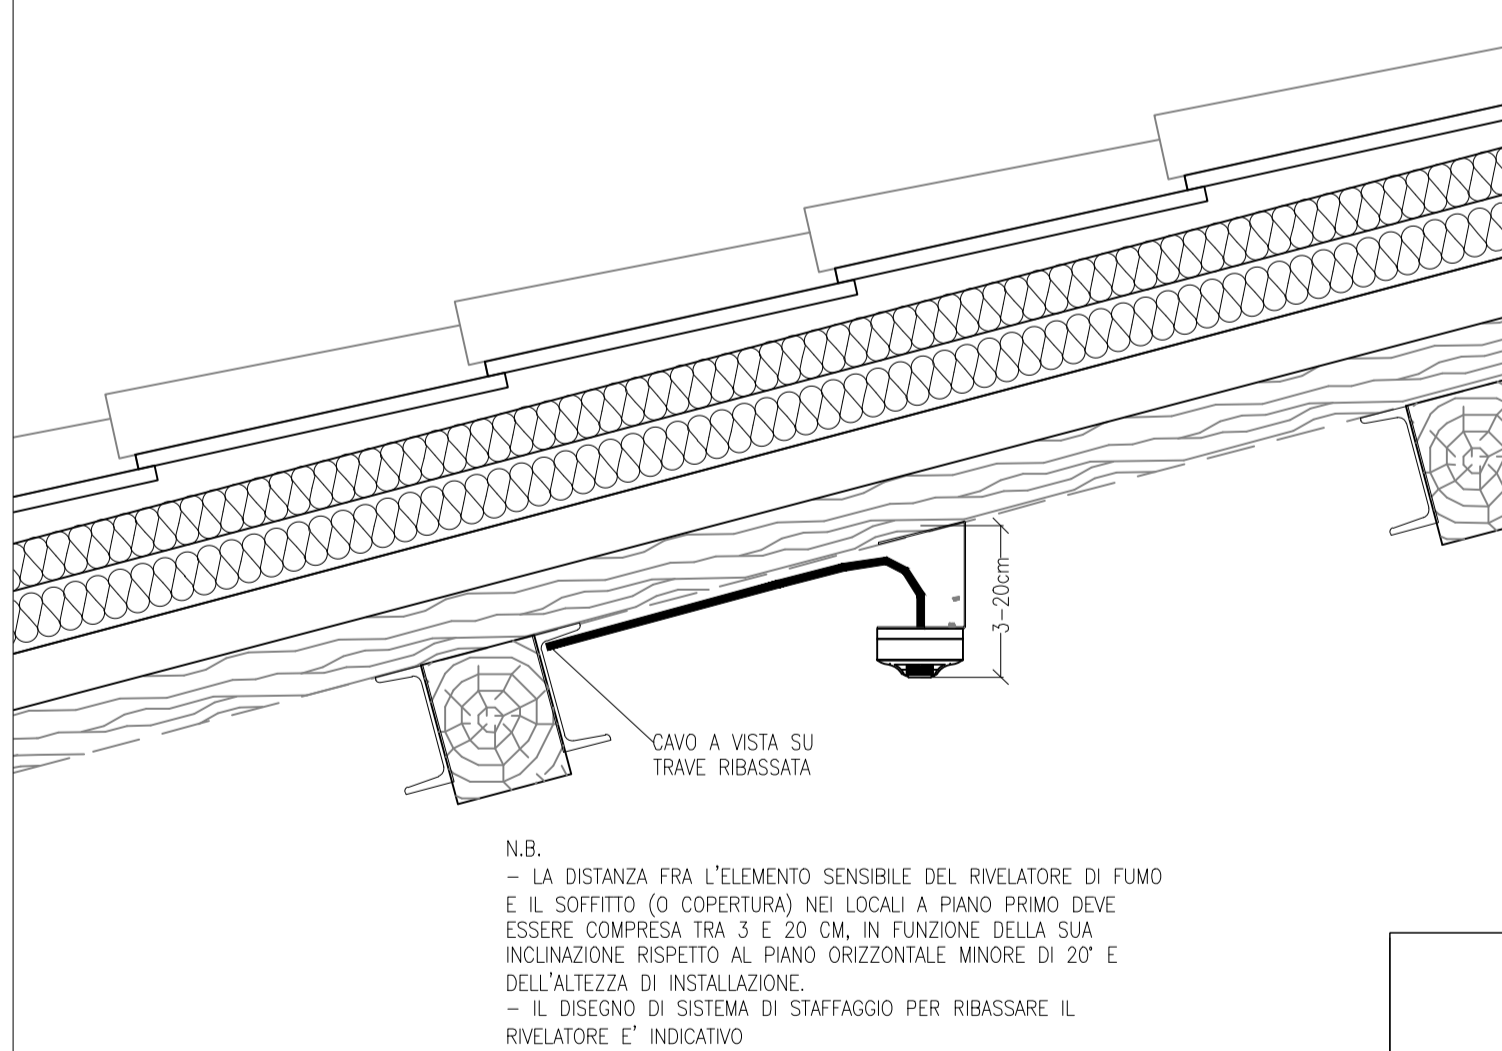

Pianta piano terra
scala 1:50

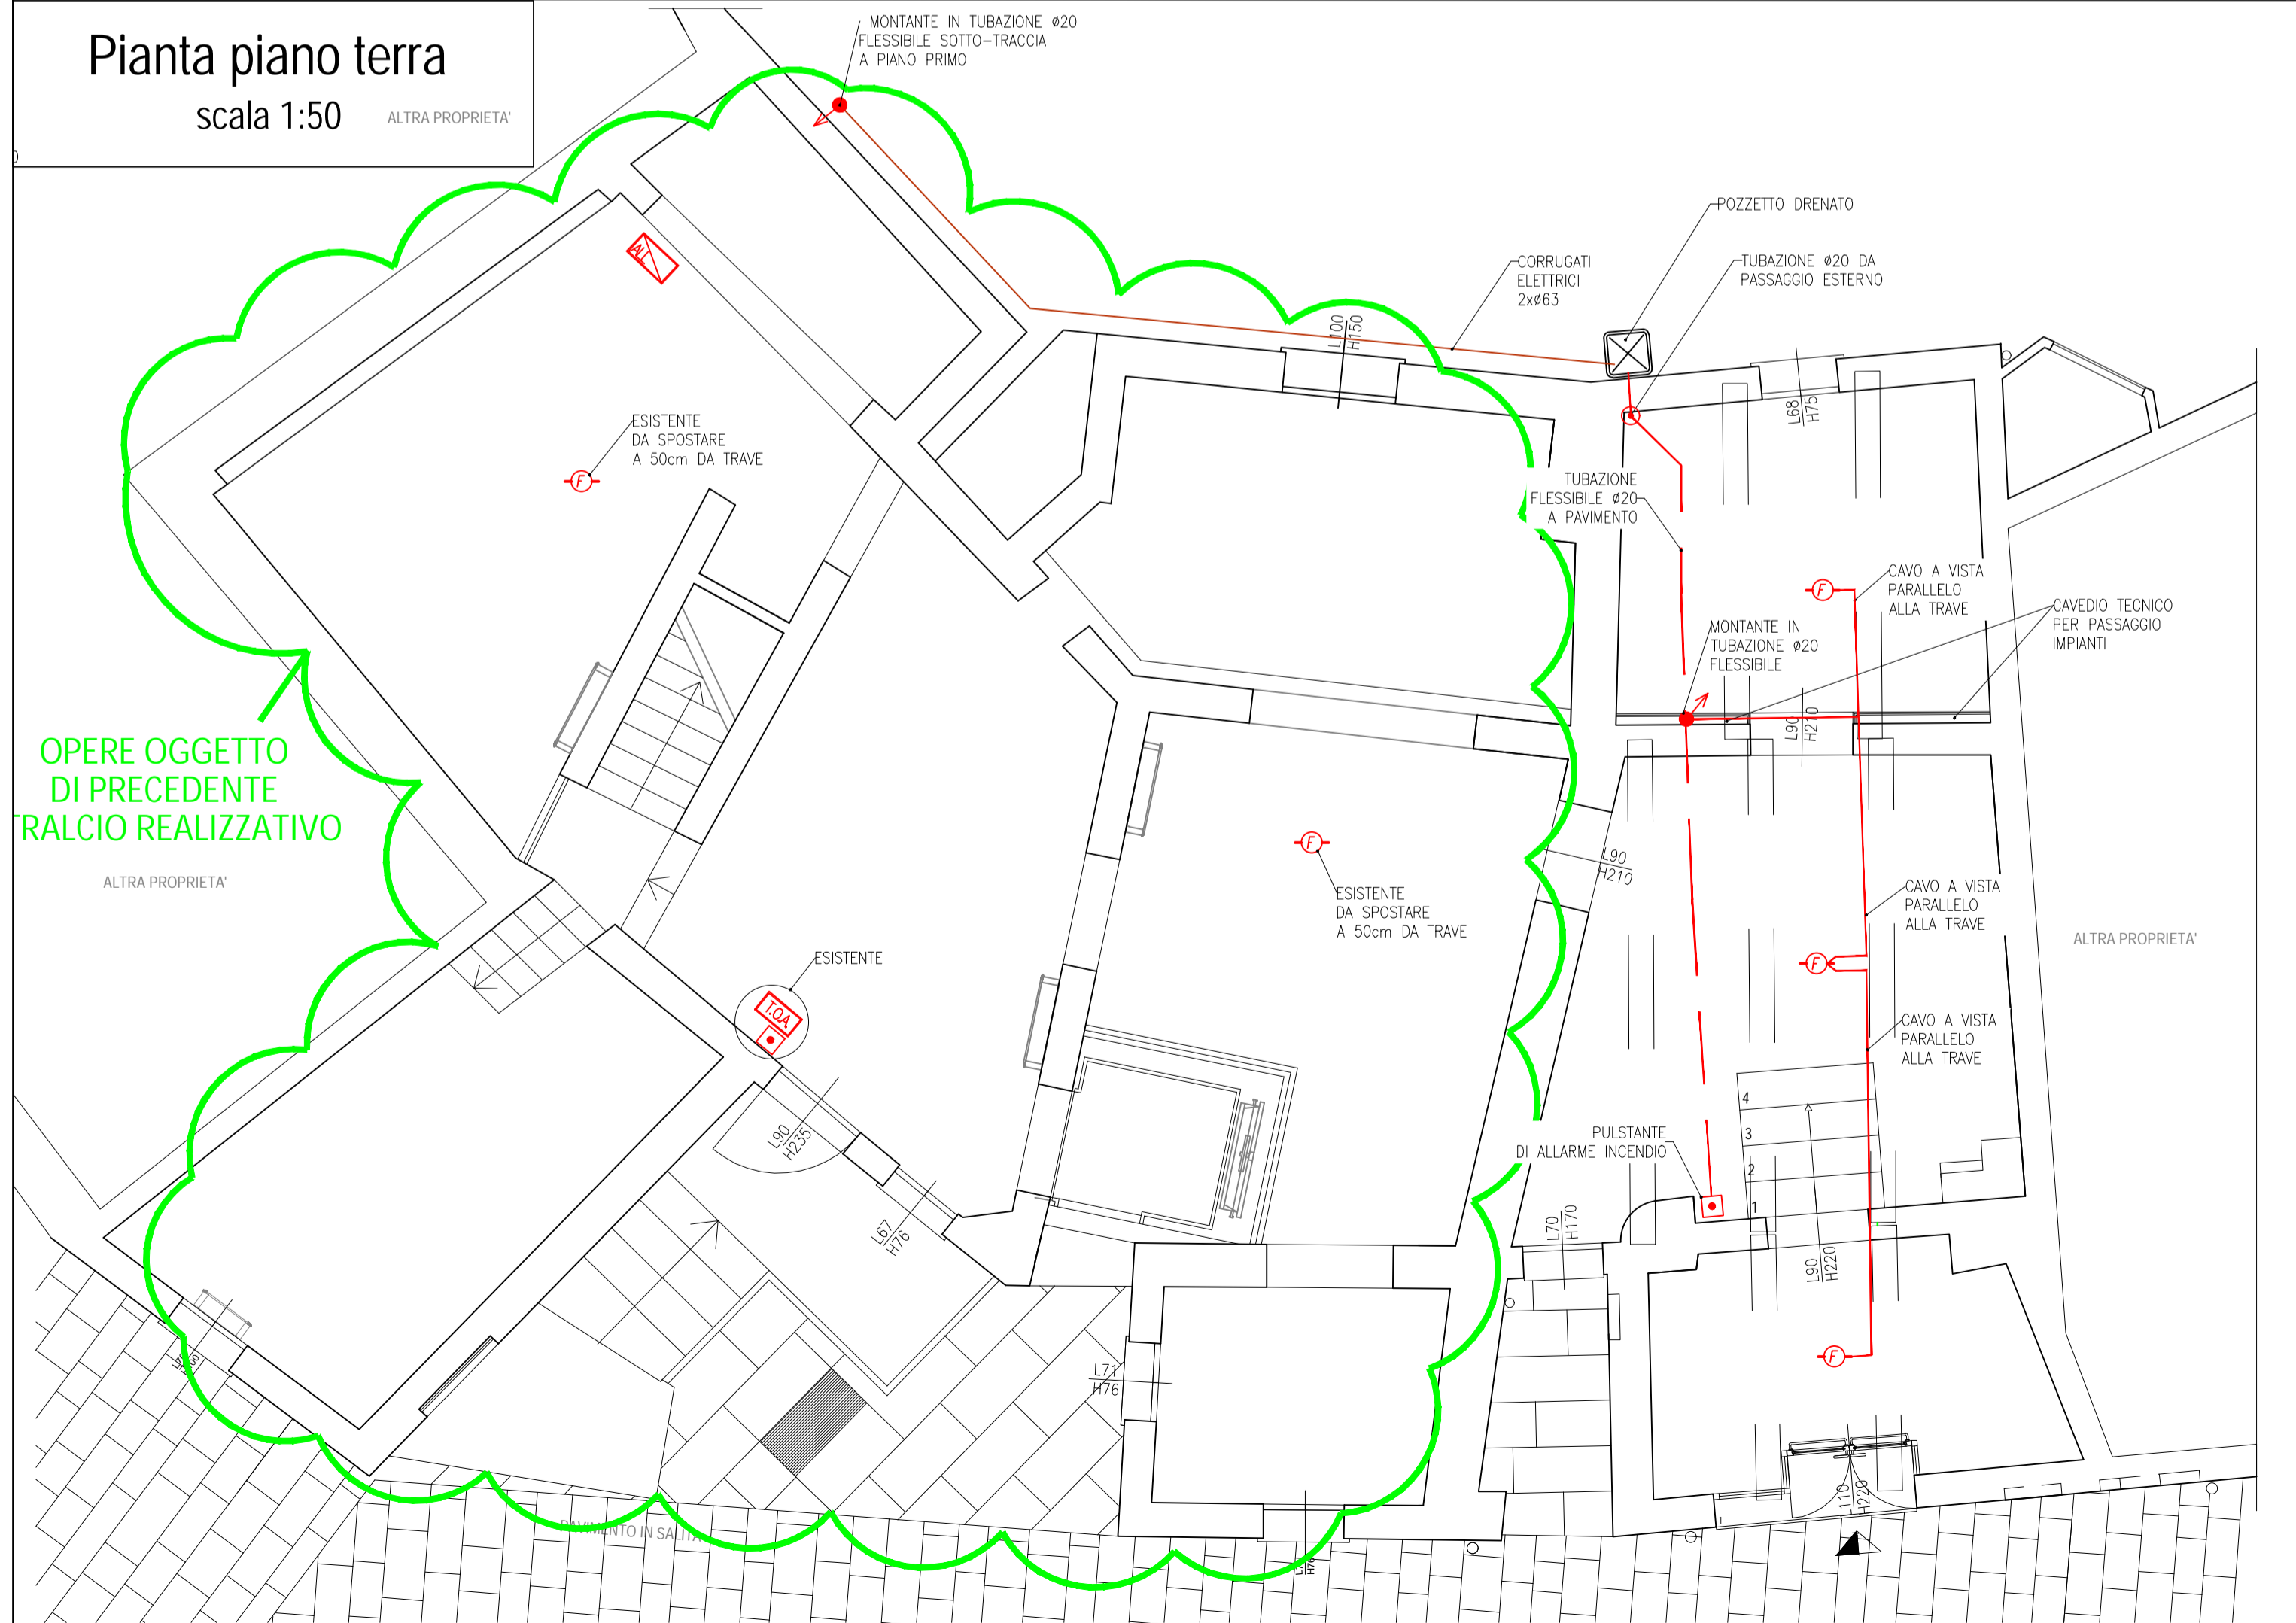

COMUNE DI SANTA MARIA A MONTE
Piazza della Vittoria, 47 - 56020 Santa Maria a Monte (PI)
Tel: 0587 261611 - Fax: 0587 705117
PEC: comune.santamariamonite@postcert.toscana.it

PROGETTO:
RECUPERO E RIFUNZIONALIZZAZIONE DI EDIFICIO STORICO DA DESTINARSI A MUSEO E COLLEGAMENTO CON PERCORSO ACCESSIBILE ALL' AREA ARCHEOLOGICA DELLA "ROCCA"

LIVELLO DI PROGETTAZIONE:
PROGETTO ESECUTIVO

SERIE:
ELABORATI GRAFICI IMPIANTI ELETTRICI

ELABORATO:
PLANIMETRIA IMPIANTO RIVELAZIONE E SEGNALAZIONE ALLARME INCENDIO

CODICE:
EG_IE_03

SCALA:
1:50

RESPONSABILE PROGETTAZIONE
Ing. Roberto Pinelli
Via Lungomonte n° 2186
Santa Maria a Monte (PI), 56020
Tel. 3397905993
Email: robertopinelli.ingegner@gmail.com
Pec: roberto.pinelli@ingpec.eu

PROGETTAZIONE ARCHITETTONICA
Arch. Martino Falchi
Via di Santa Lucia Nord n° 29
Pontedera (PI), 56025
Tel. 3402278108
Email: martino.falchi@gmail.com
Pec: martino.falchi@archworkippec.it

RESPONSABILE UNICO PROCEDIMENTO
Ing. Maurizio Iannotta

REV.	DESCRIZIONE	DATA	REDATTO	VERIFICATO	APPROVATO
a	PRIMA EMISSIONE	agosto 2021	Arch. M. Falchi	Ing. R. Pinelli	Ing. M. Iannotta
b	EMISSIONE BANDO CITTA' MURATE	agosto 2022	Arch. M. Falchi	Ing. R. Pinelli	Ing. M. Iannotta

Nome file: IR_01_01_01